



Schnitt A-A
M=1:50

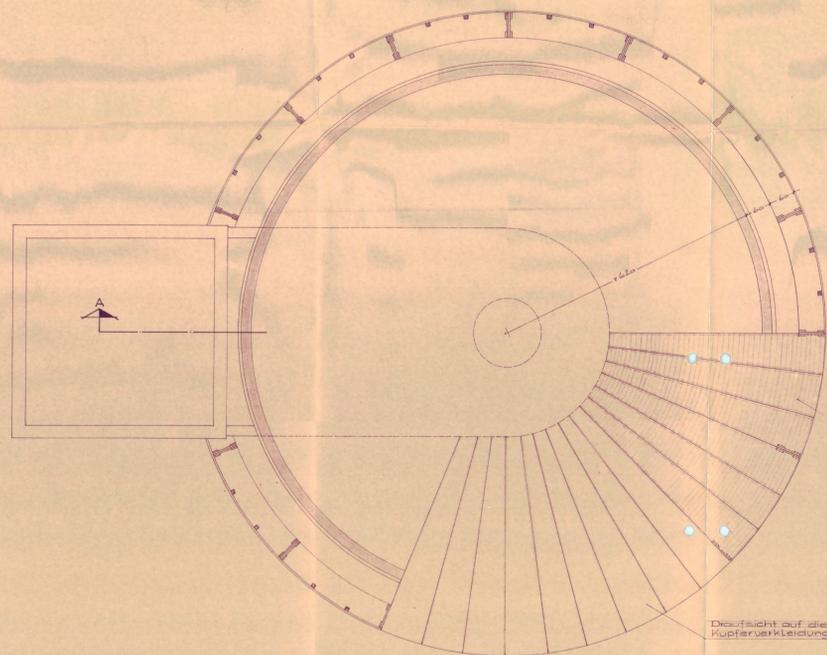


Grundriss
M=1:50

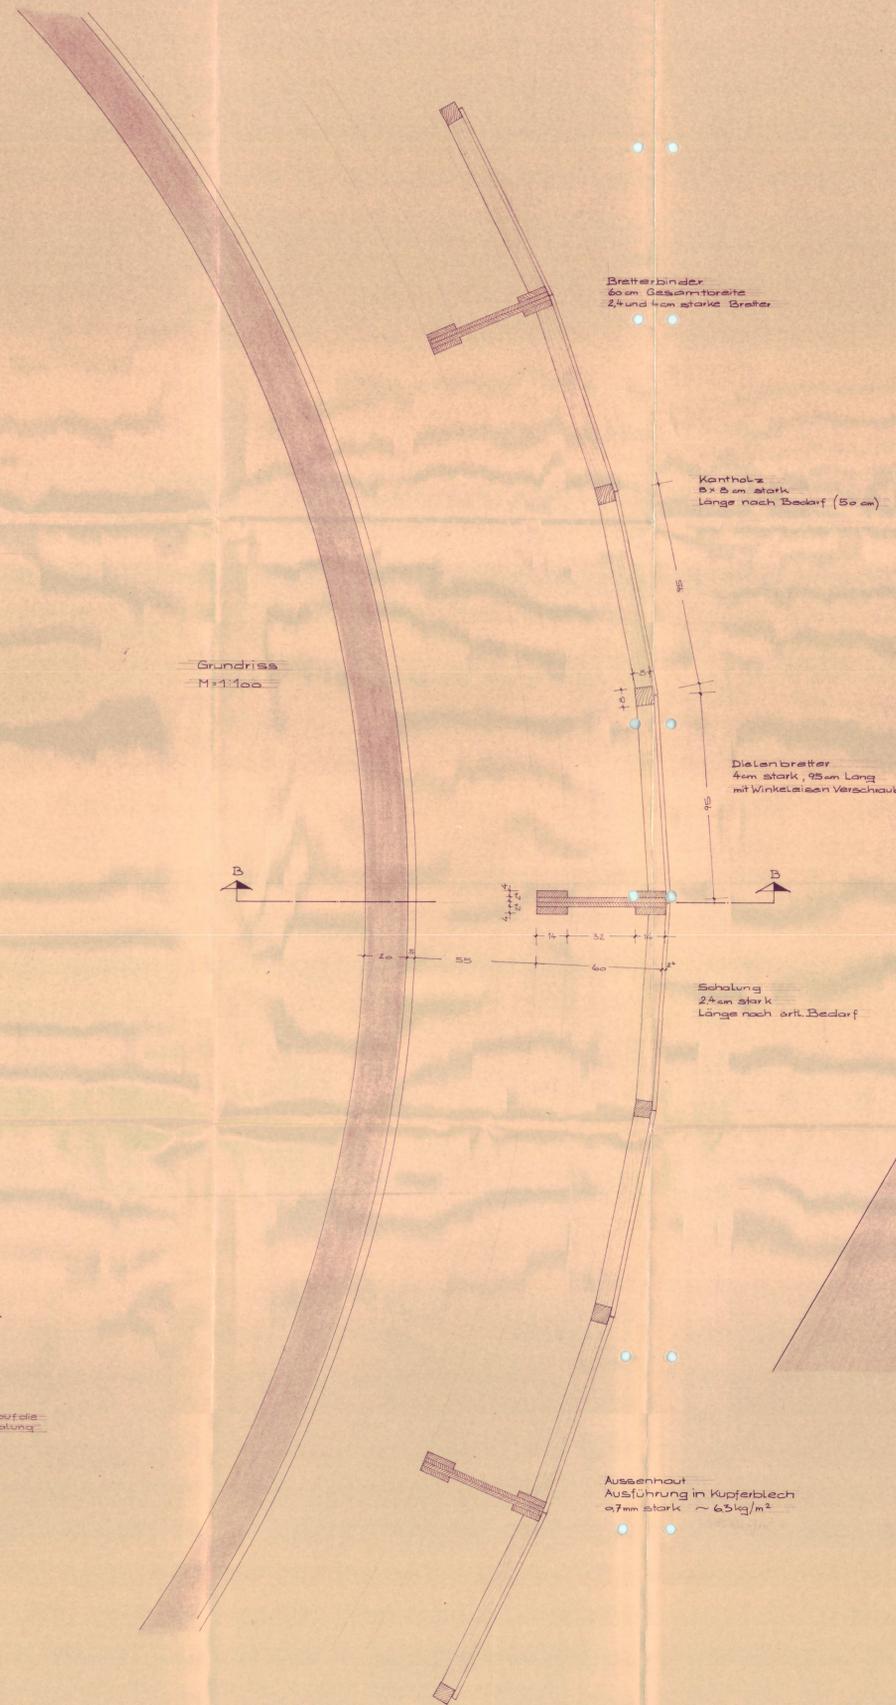


Grundriss
M=1:100


Schnitt B-B
M=1:100

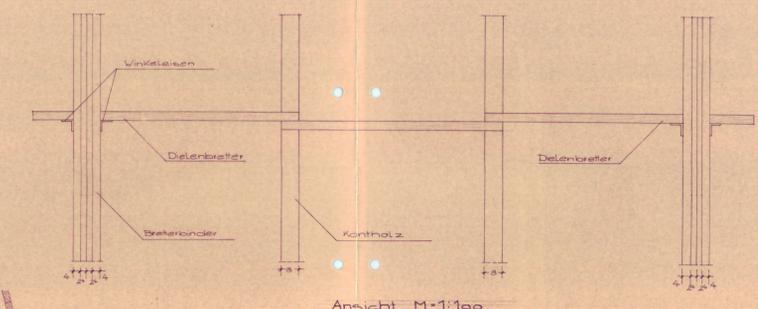

Ansicht M=1:100

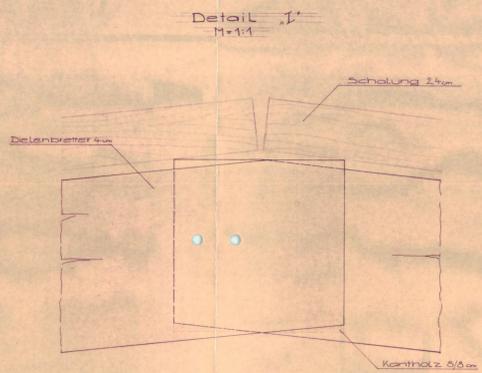

Detail
M=1:1

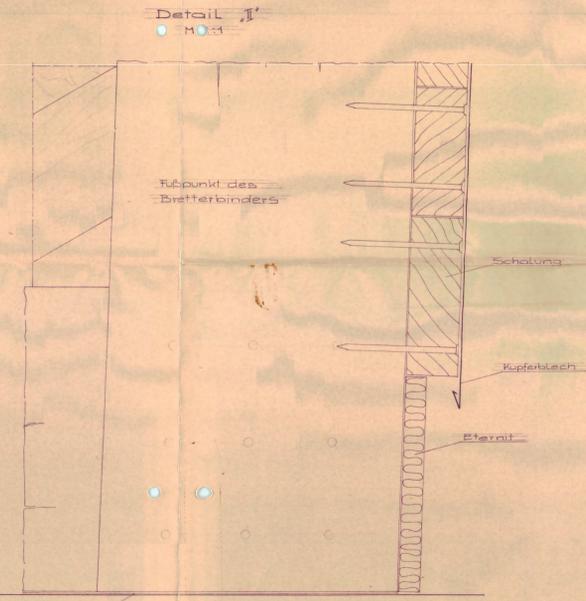

Detail
M=1:1

Planname Faulbehälter		
Plannummer 529	Leistungsphase Wasserrechtsantrag	Index
Belegnummer: 20		
Klaranlage Mainburg 27.000 EW Erläuterung für erhöhten Mischwasserzufluss		
Bauart Faulbehälter		
Leistungsphase Wasserrechtsantrag		
Planart Grundriss, Schnitt, Details	Maßstab 1:100	Format 841/1609
Hauptplaner 		
DÜNSER + AIGNER + KOLLEGEN Ingenieurplanungsguppe GmbH Tel. 089 552264-0 Fax. 089 551919 Biedersteiner Str. 3 81379 MÜNCHEN		
Auftraggeber SUM Stadtunternehmen Mainburg Vorstand Ulrich Dempf Marktplatz 1-4 84048 Mainburg		
Datum 03.07.2020		
Gez. M. Lerner		
Gez.		