




Schnitt A-A

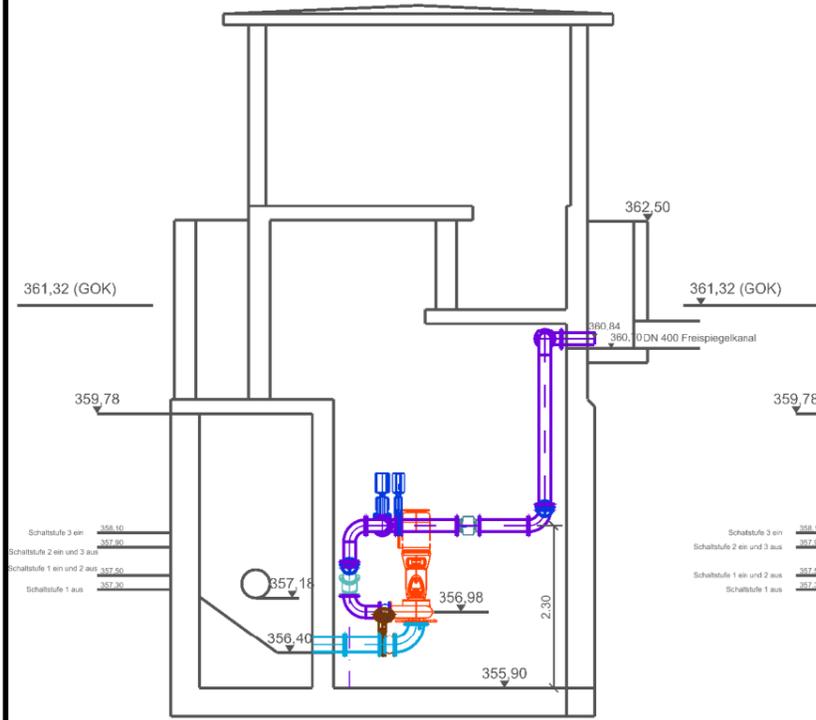


Schnitt B-B

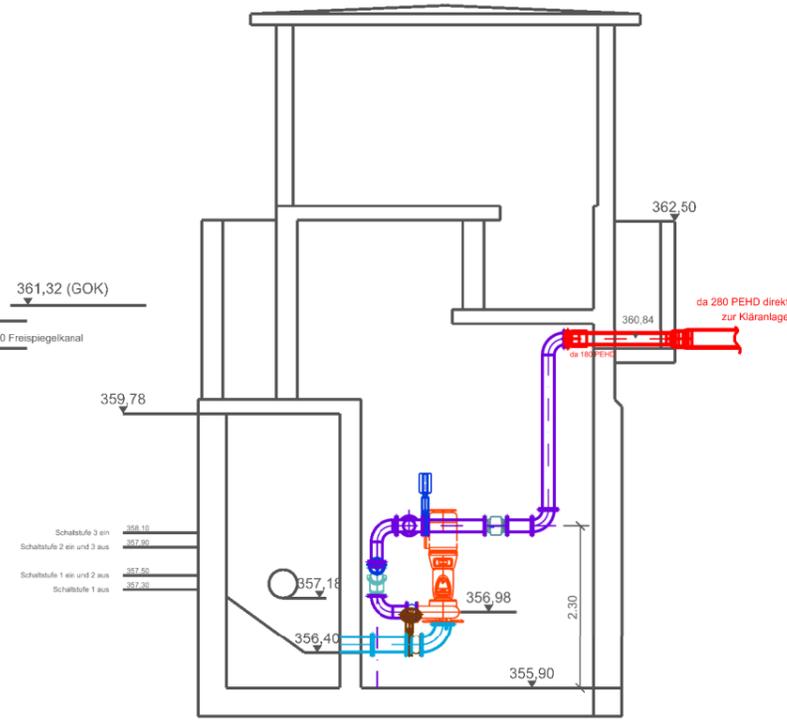

Grundriss Saugleitung

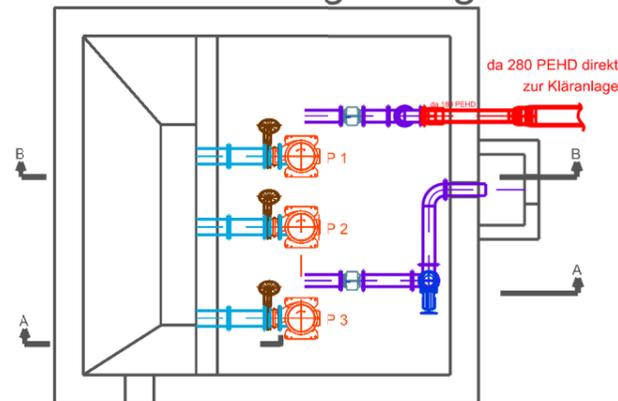

Grundriss Druckleitung

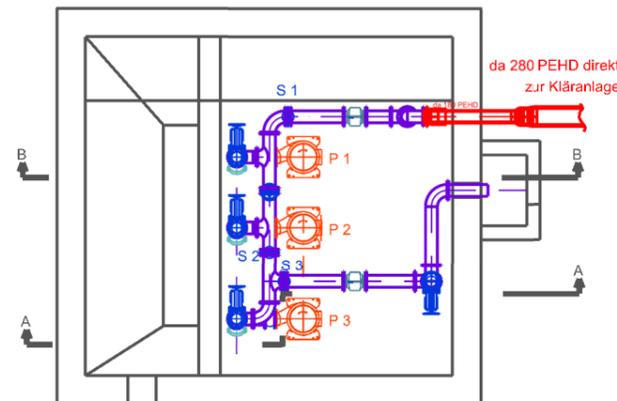

Nr.	Art der Änderung	Datum	Zeichen
a			

	Am Alten Viehmarkt 5 84028 Landshut	bearbeitet:	19.03.2021	Neumayer
		gezeichnet:	19.03.2021	Neumayer
		geprüft:	19.03.2021	Neumayer
		Datei: M:\Projekte\Abensberg\102-1902_Errichtung einer neuen PS Aunkofen\CAD\Pumpwerk neu.dwg PDF-File: G_X6-1_-_210322_PUMPWERK.pdf		
	Tel.: 0871 / 9 66 79 -0 Fax: 0871 / 9 66 79 20 www.ib-ferstl.de			

# TEKTUR

Stadtwerke Abensberg  
Bad Gögginger Weg 2  
93326 Abensberg



Plan-Nr.: 102-1902/G\_X6-1

Pumpwerk

Tel.: 09443/91891-62, Email: stadtwerke@abensberg.de

Maßstab: 1 : 100

## Tektur zum Generalentwässerungsplan Anpassung Pumpwerk Aunkofen

erstellt:  
Ferstl Ingenieurgesellschaft mbH

freigegeben:  
Bauherr

Landshut, den 22.03.2021

©

Dieses Dokument ist für Ferstl Ingenieurgesellschaft mbH  
urheberrechtlich geschützt